
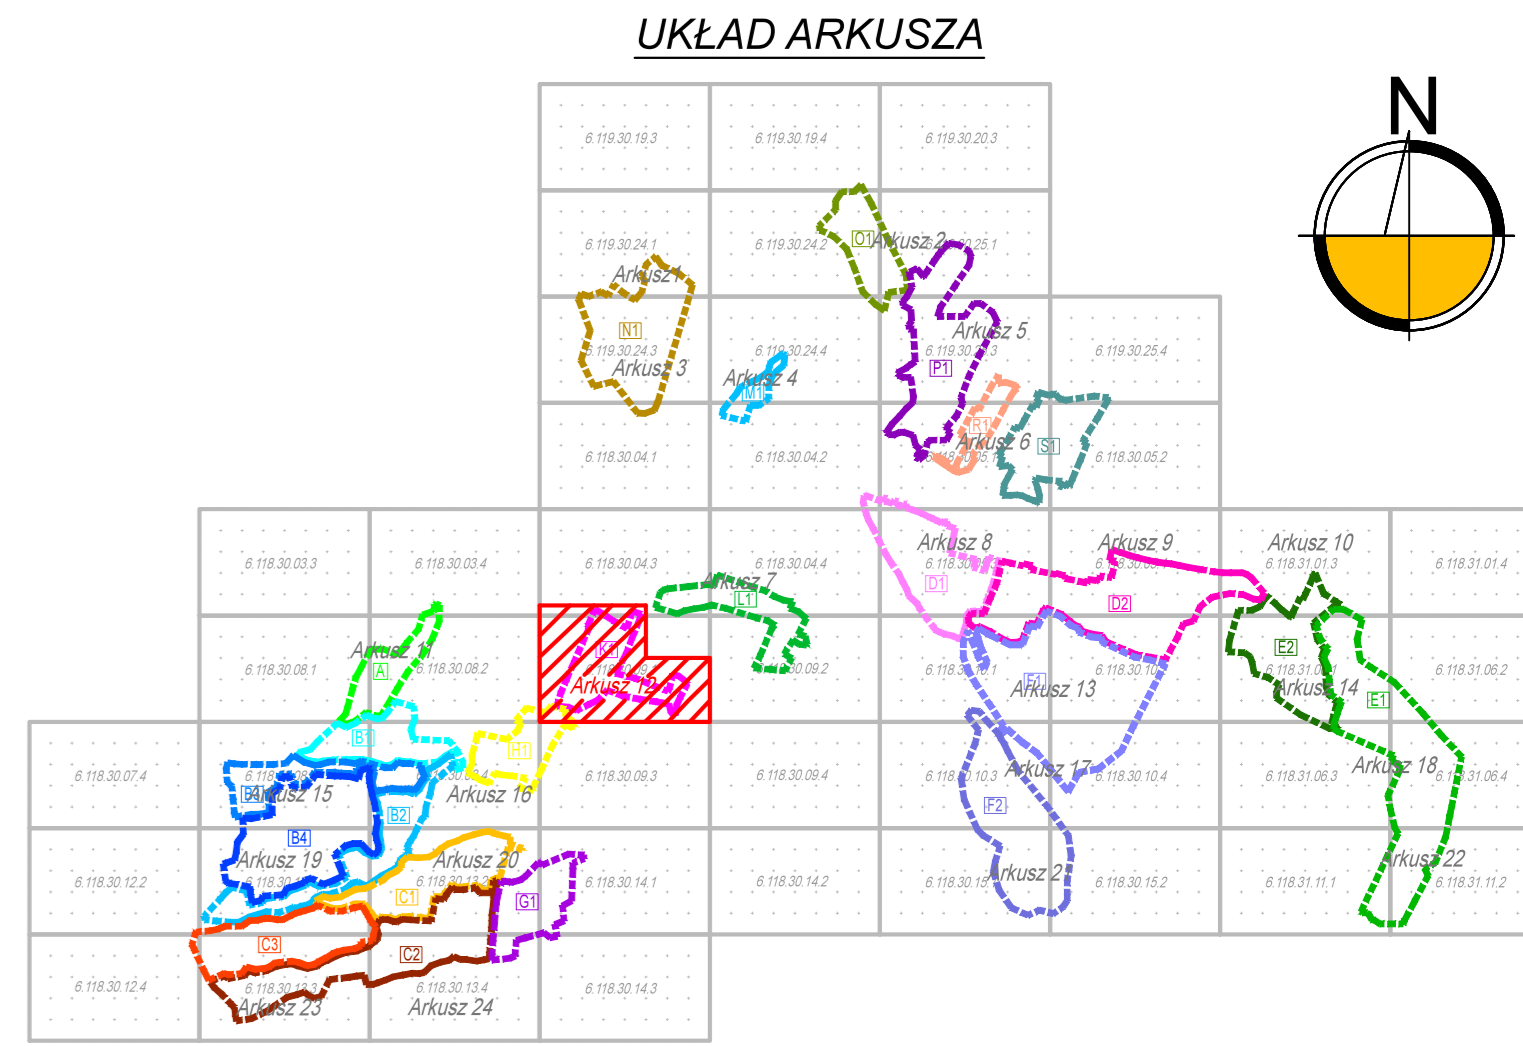


8.30.03.4 6.118.30.04.3  
8.30.08.2 6.118.30.09.1

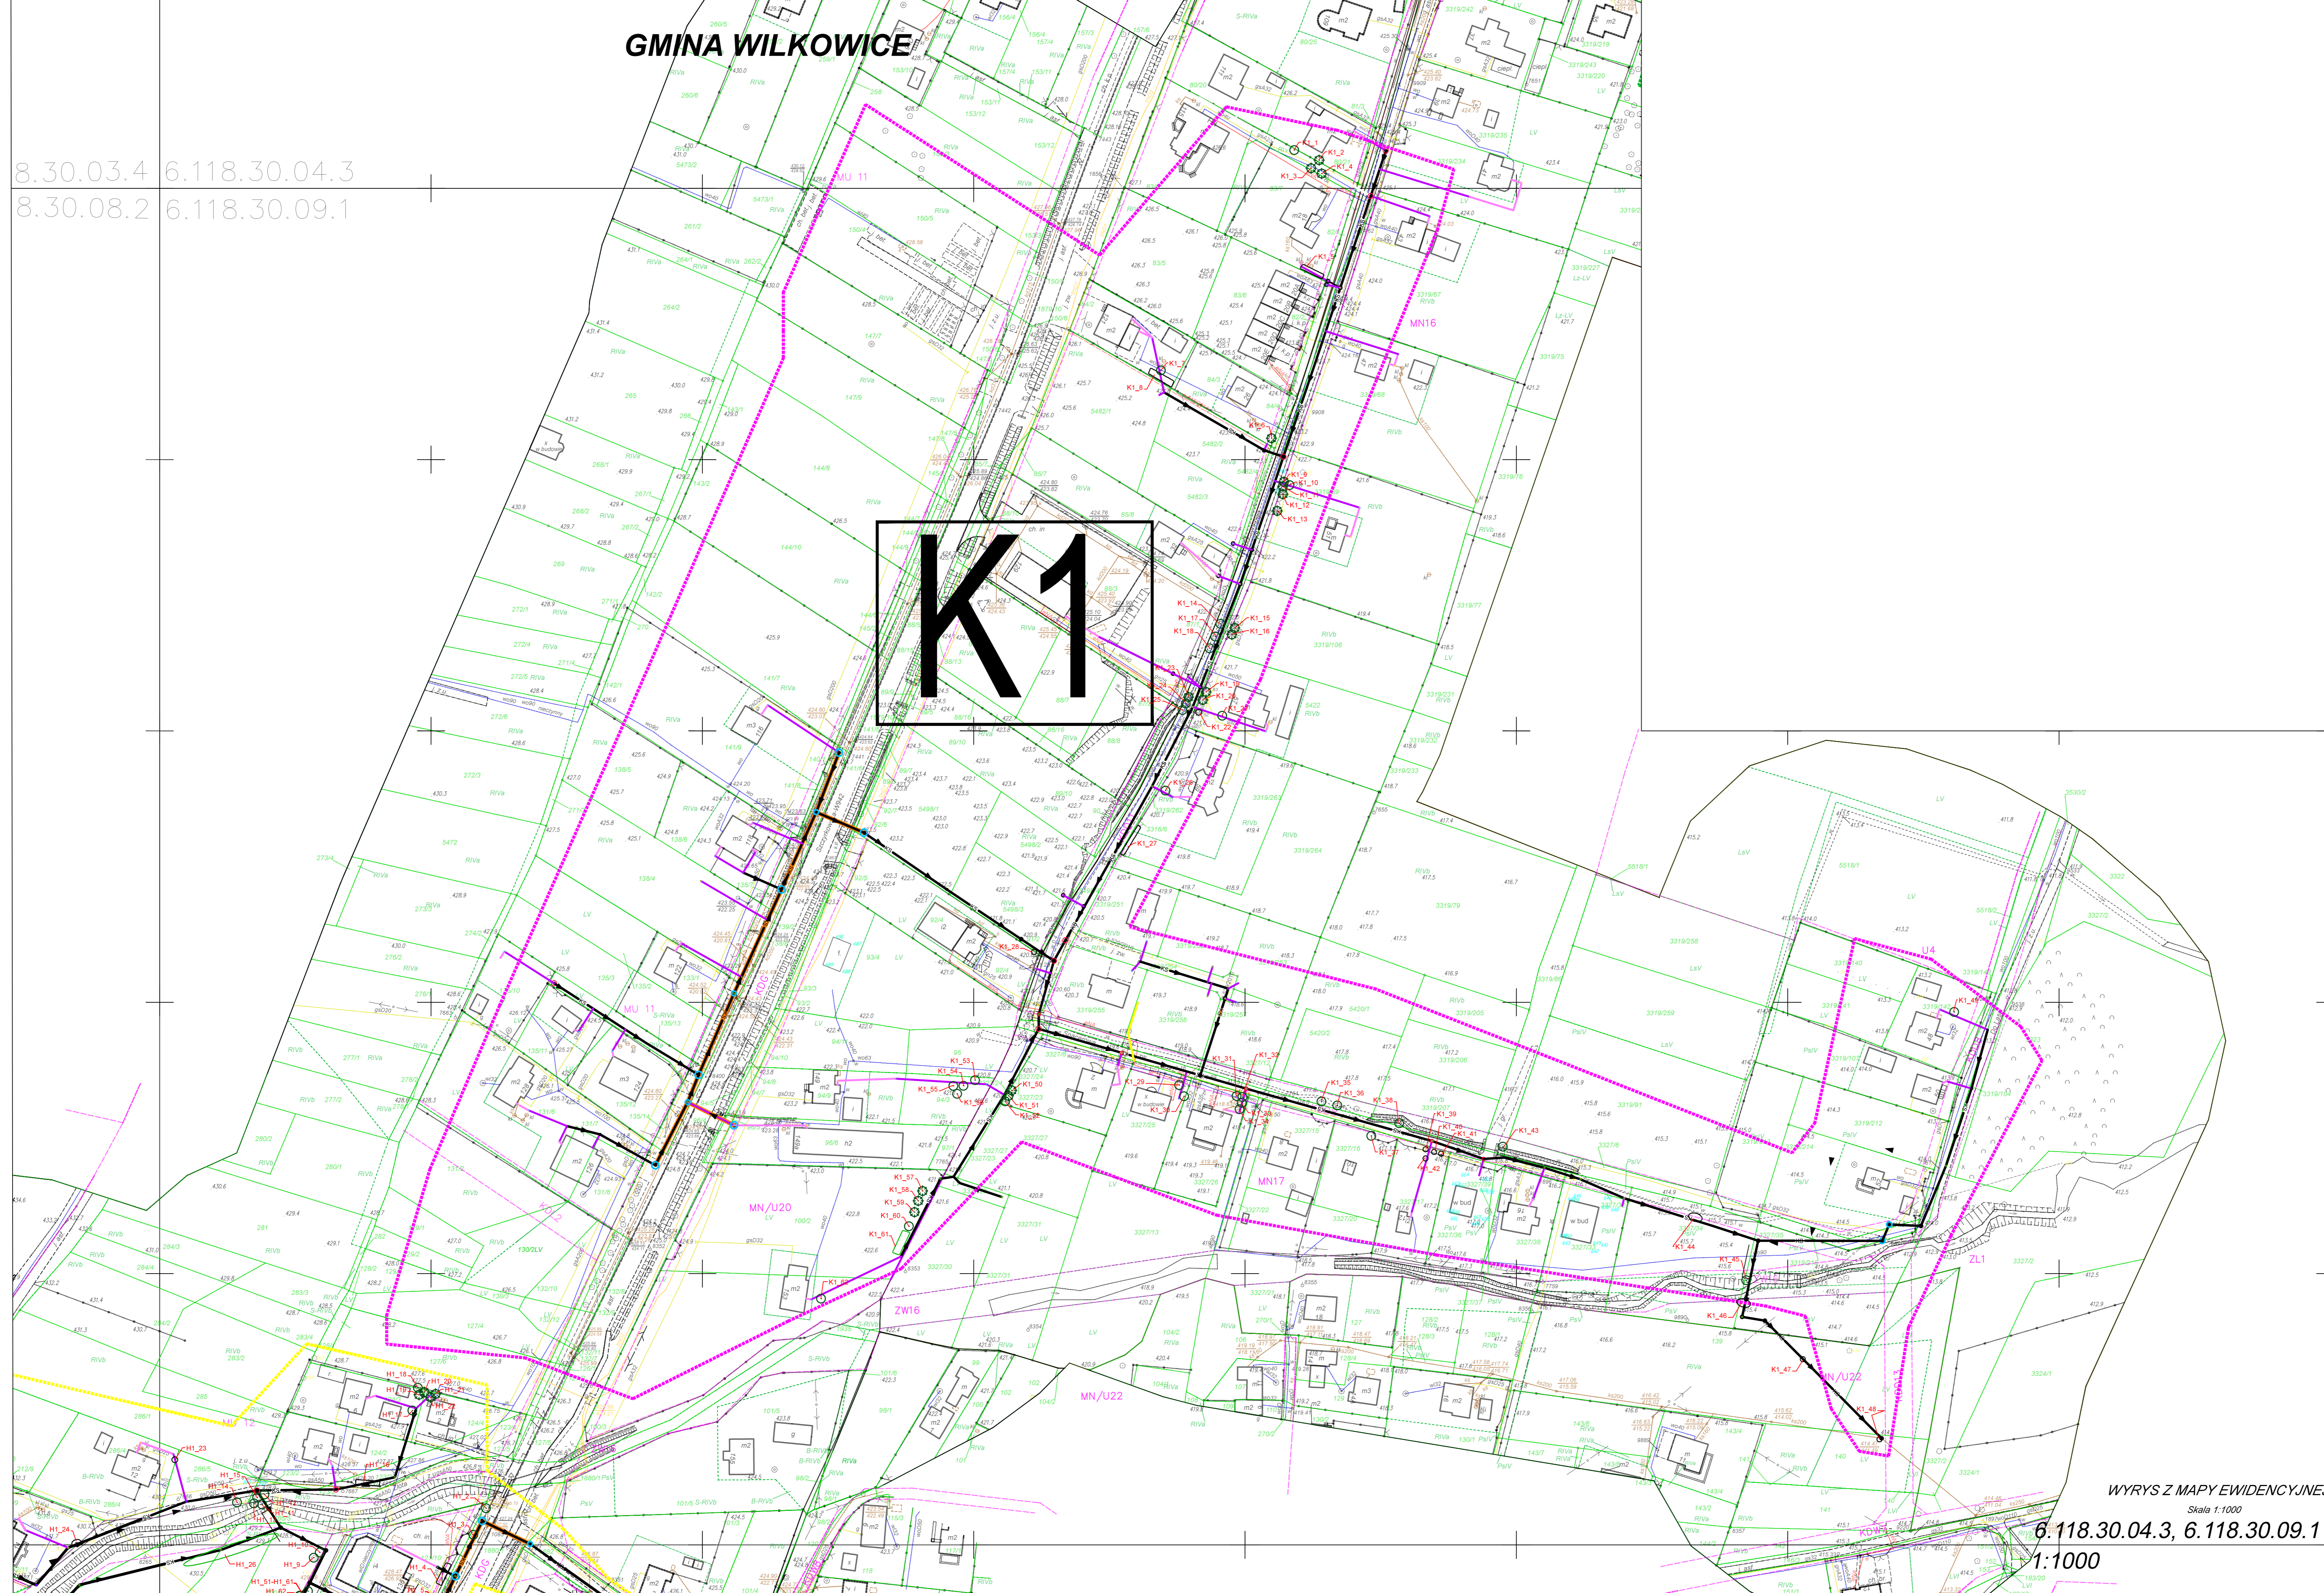

LEGENDA:

- istniejące drzewo liściaste
- istniejące drzewo iglaste
- istniejący krzew/ grupa krzewów
- A1\_1,2,n,... numer inwentarycyjny

OBIEKTY PROJEKTOWANE:

- KS projektowana kanalizacja sanitarna grawitacyjna
- KS projektowana kanalizacja sanitarna tłoczna
- projektowana pompownia ścieków
- kanalizacja sanitarna w trakcie realizacji
- projektowane przyłącze kanalizacji sanitarnej
- projektowana komora przewietrzeniowa/studnia zapuszczana
- projektowana kanalizacja sanitarna grawitacyjna - metoda bezwykopowa
- granica Podstawowej Jednostki Osadniczej

OZNACZENIA:

- granica działki
- granica użytku gruntowego
- 118/3 numer działki
- R/Vb użytek gruntowy
- punkty osnowy geodezyjnej podlegające ochronie
- zakres opracowania projektowego (wg PJO)

- g20 istn. gazociąg
- w110 istn. wodociąg
- ks istn. kanalizacja sanitarna
- ks istn. kanalizacja deszczowa
- eSD istn. kabel energetyczny
- t istn. kabel teletechniczny
- istn. linia napowietrzna
- projekty ZUDP

WYRYS Z MAPY EWIDENCYJNEJ

Skala 1:1000

6.118.30.04.3, 6.118.30.09.1

1:1000

Zadanie inwestycyjne: "OPRACOWANIE DOKUMENTACJI PROJEKTOWO-KOSZTORYSOWEJ DLA BUDOWY SIECI KANALIZACJI SANITARNEJ W GMINIE WILKOWICE"					
Objekt:	Skala:	Data:	Nazwisko:	Uprawnienia:	Podpis:
SIEĆ KANALIZACJI SANITARNEJ NA TERENIE PJO K1, H1	1:1000	08.2015	mgr inż. Ewa Twardoch	-	
		08.2015	mgr inż. Marta Gósek	-	
		08.2015	mgr inż. Justyna Lis	-	
Inwentaryzacja dendrologiczna					
Arkusz 12					
Zamawiający: Gmina Wilkowiec, ul. Wyzwolenia 25, 43-365 Wilkowiec					
Nr rysunku: D1-615-D-000-112-A					
Nr umowy: 615/2014					
Biuro Projektów Gospodarki Wodno-Ściekowej sp. z o.o. ul. Senkiewicza 10, TEL. 10321 231 00 81					