
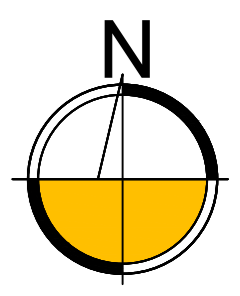


UKŁAD ARKUSZA

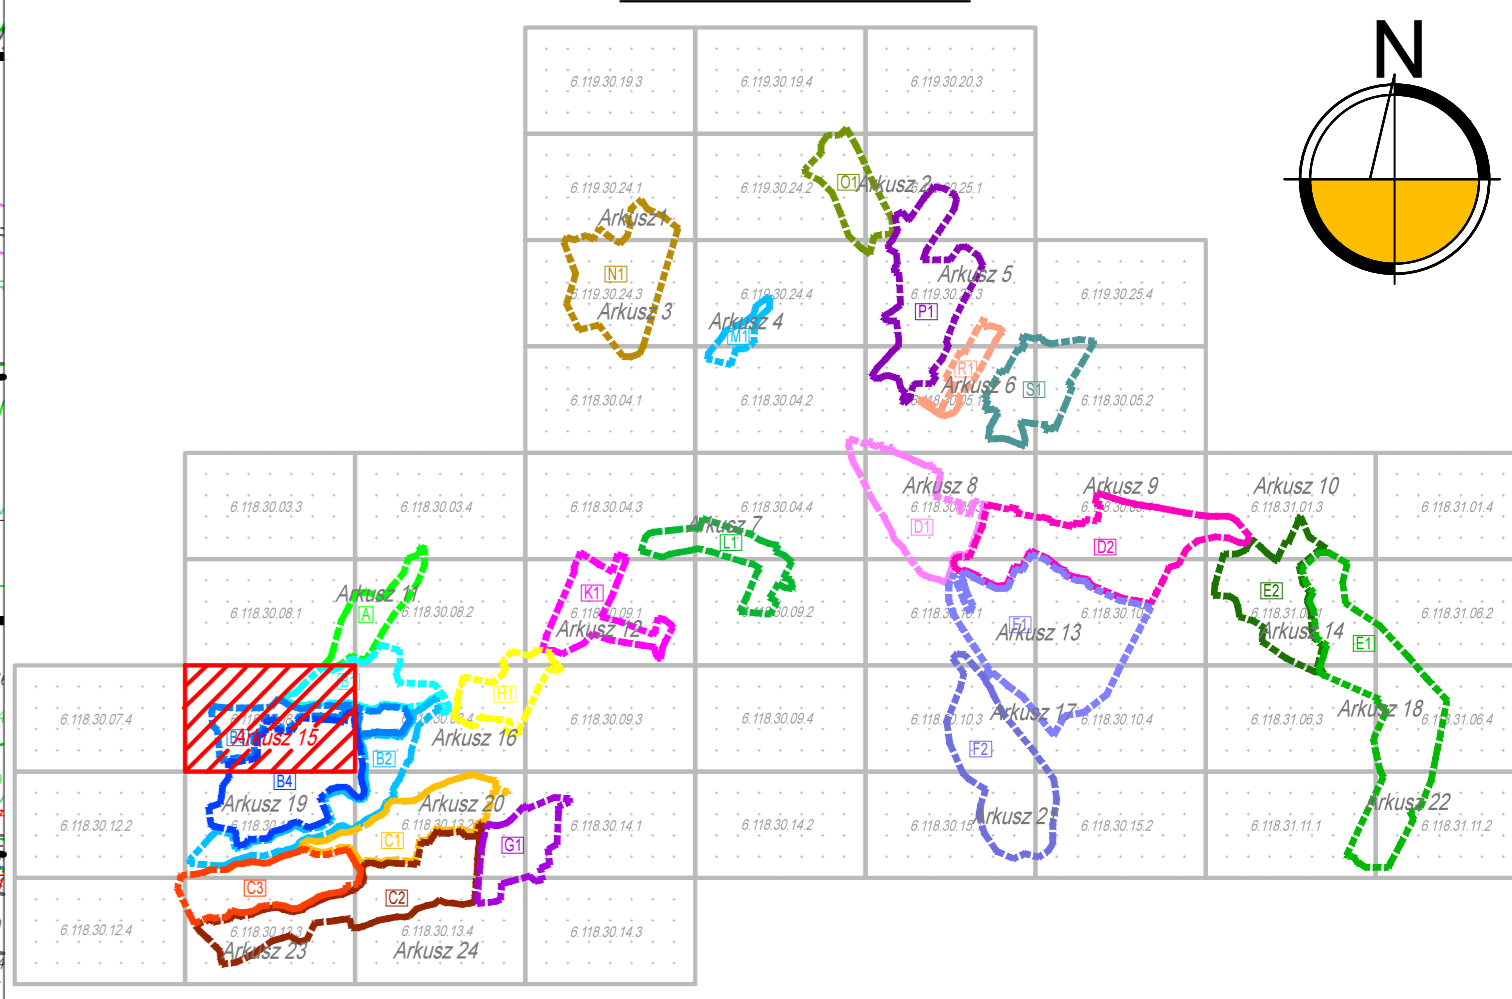

LEGENDA:

- istniejące drzewo liściaste
- istniejące drzewo iglaste
- istniejący krzew / grupa krzewów
- numer inwentaryzacyjny

OBIEKTY PROJEKTOWANE:

- KS → projektowana kanalizacja sanitarna grawitacyjna
- KS → projektowana kanalizacja sanitarna tłoczna
- projektowana pompownia ścieków
- kanalizacja sanitarna w trakcie realizacji
- projektowane przyłącze kanalizacji sanitarnej
- projektowana komora przewietrowa/studnia zapuszczana
- projektowana kanalizacja sanitarna - metoda bezwykopowa
- granica Podstawowej Jednostki Osadniczej

OZNACZENIA:

- granica działki
- granica użytku gruntowego
- numer działki
- użytek gruntowy
- punkty osnowy geodezyjnej podlegające ochronie
- zakres opracowania projektowego (wg PJO)
- g30 istn. gazociąg
- w110 istn. wodociąg
- k3 istn. kanalizacja sanitarna
- k5D istn. kanalizacja deszczowa
- eSD istn. kabel energetyczny
- t istn. kabel teletechniczny
- istn. linia napowietrzna
- projekt ZUDP

6.118.30.08.3

6.118.30.08.3
1:1000

WYRYS Z MAPY EWIDENCYJNEJ
Skala 1:1000

| Zadanie inwestycyjne: "OPRACOWANIE DOKUMENTACJI PROJEKTOWO-KOSZTORYSOWEJ DLA BUDOWY SIECI KANALIZACJI SANITARNEJ W GMINIE WILKOWICE" | | | | | | |
|--|--------|---|-----------------------|-------------|--------------------|-----------------------|
| Obekt | Skala | Data | Nazwisko | Uprawnienia | Podpis | |
| SIEĆ KANALIZACJI SANITARNEJ NA TERENIE PJO B1, B3, B4 | 1:1000 | 08.2015 | mgr inż. Ewa Teardoch | - | <i>[Signature]</i> | |
| | | 08.2015 | mgr inż. Marta Gocik | - | <i>[Signature]</i> | |
| | | 08.2015 | mgr inż. Justyna Lis | - | <i>[Signature]</i> | |
| Inwentaryzacja dendrologiczna Arkusz 15 | Skala | Znana | | | | |
| Zamawiający: Gmina Wilkowice ul. Wyżolenia 25, 43-365 Wilkowice | | Nr rysunku: D1-615-D-000-115-A | | | | Nr umowy: 615/2014 |
| Branża: DENDROLOGIA | | BIURO PROJEKTÓW GOSPODARKI WOODNO-ŚCIEKOWEJ sp. z o.o. 44-101 GŁIWICE, UL. SENKIEWICZA 10, TEL. (032) 231 00 81 | | | | |

