



GMINA WILKOWICE

6.118.30.12.2 6.118.30.13.1

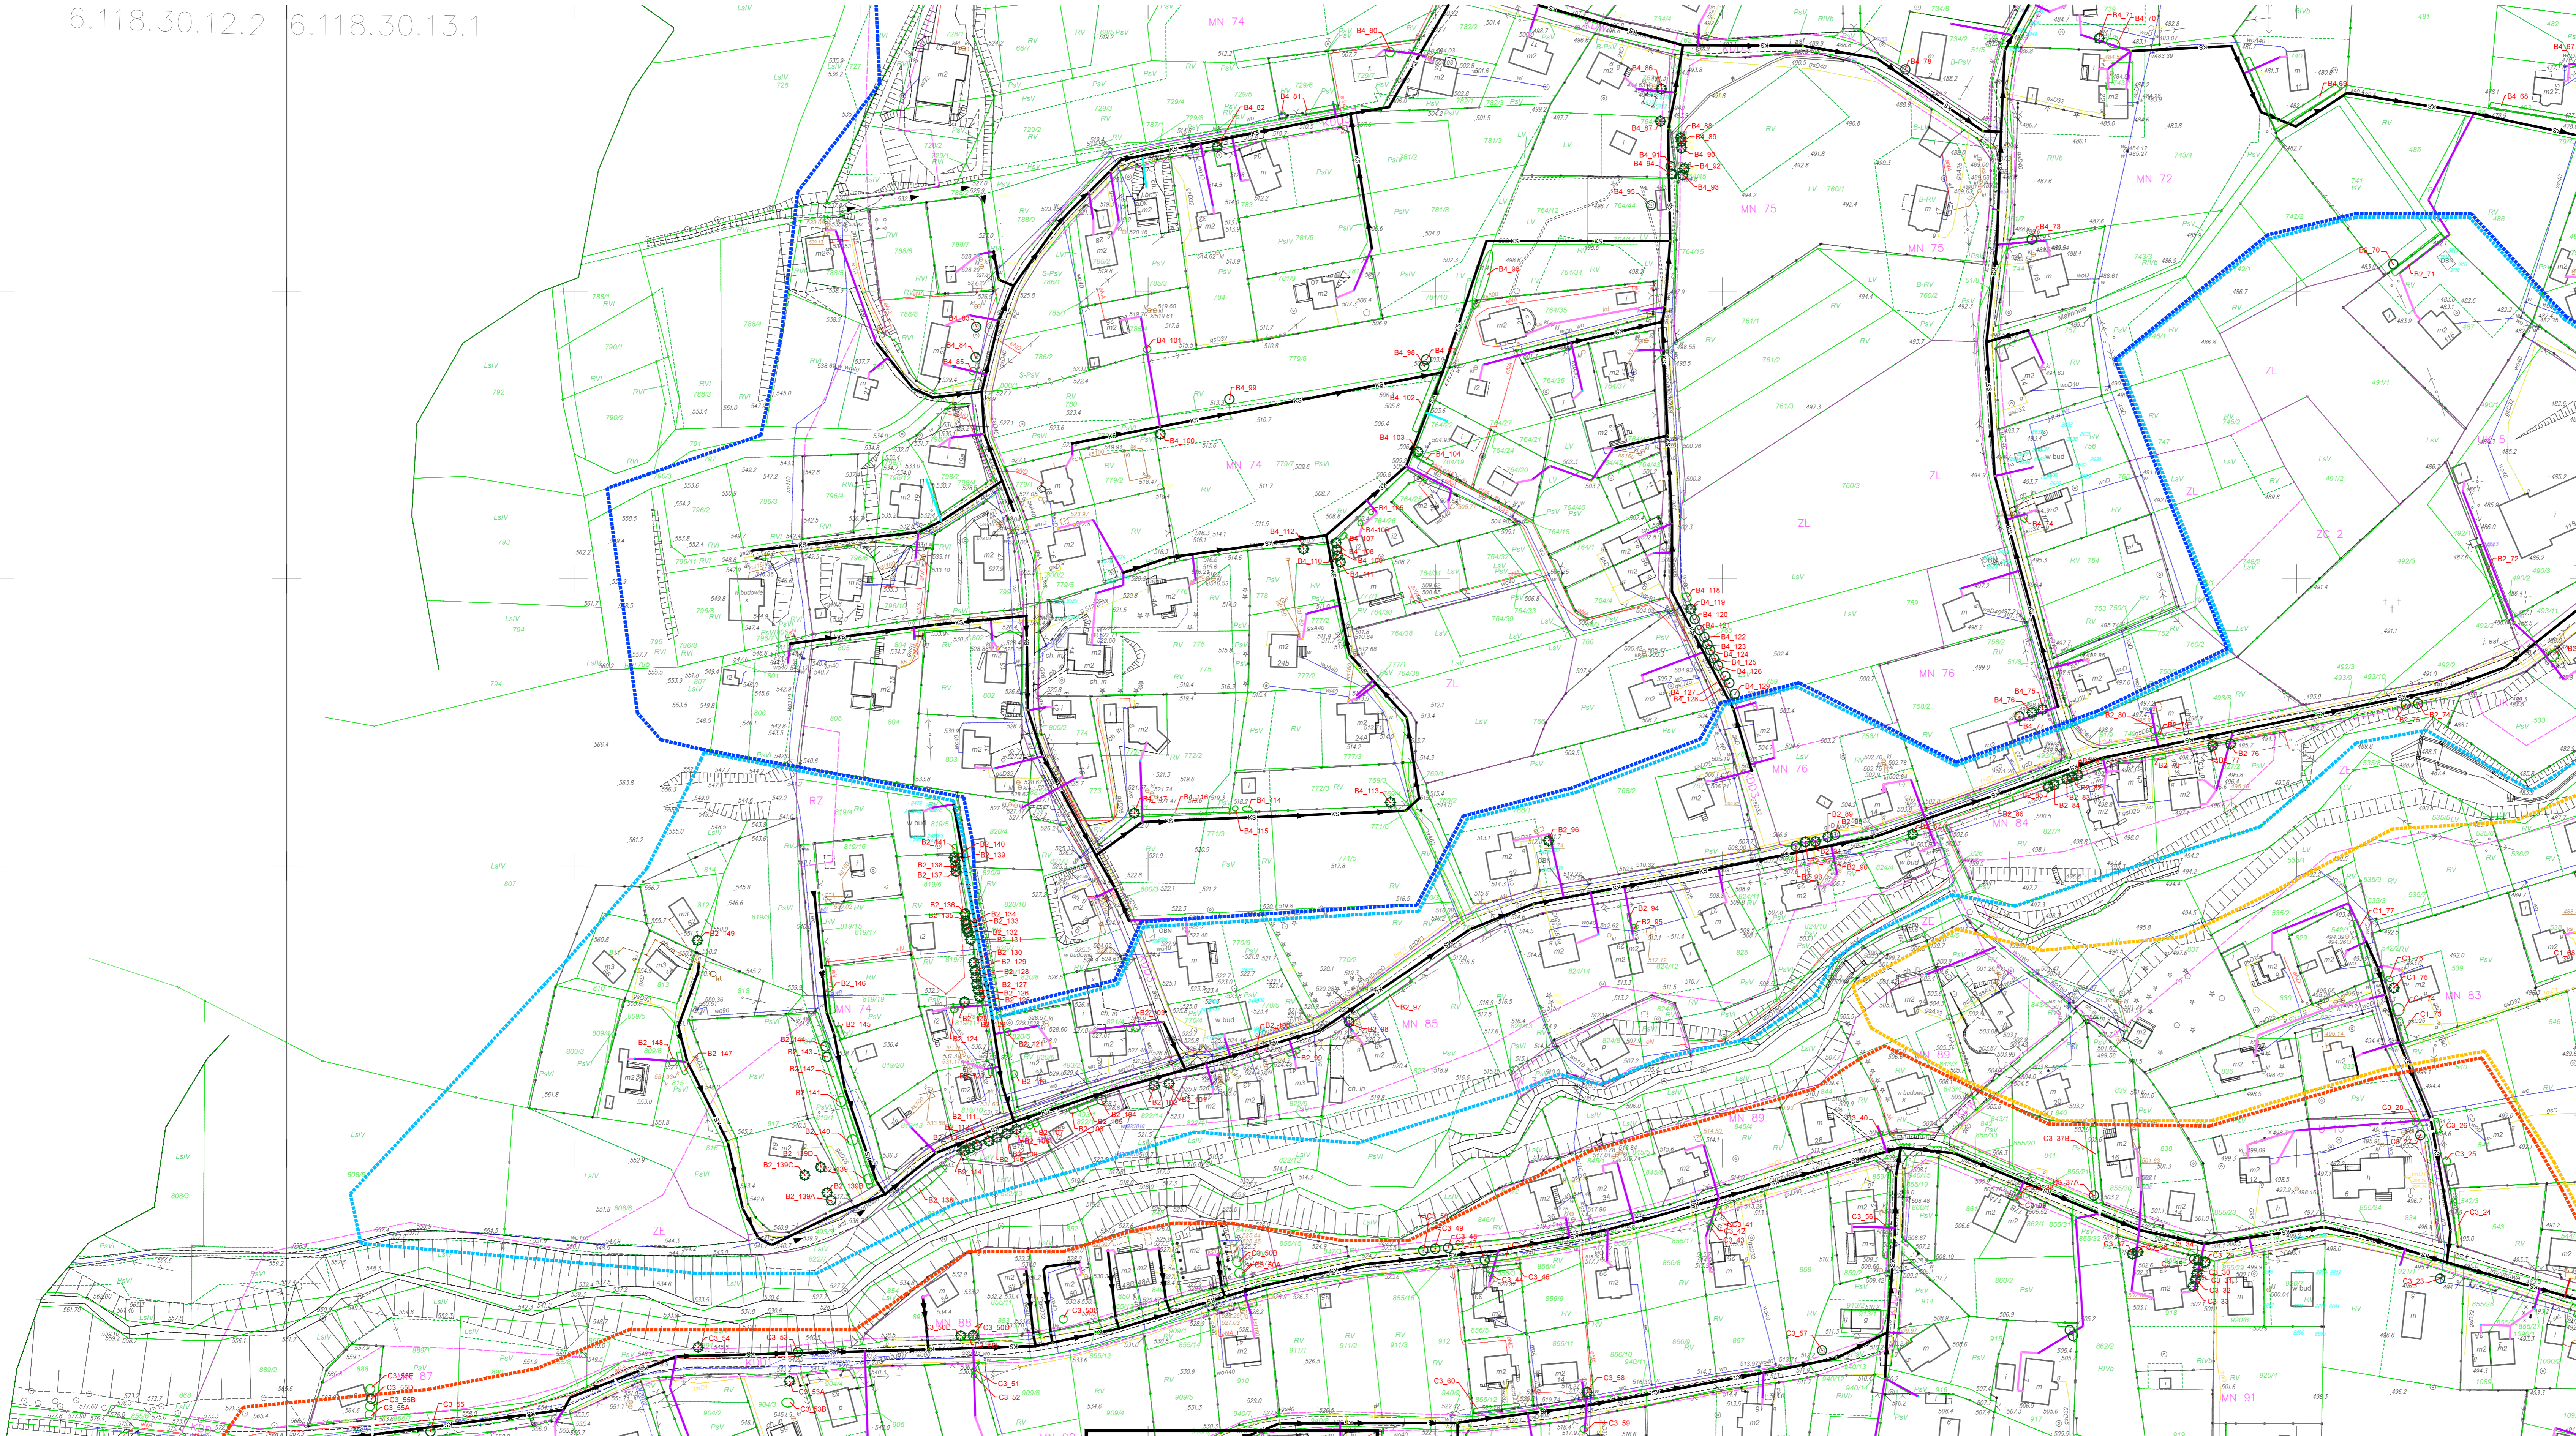

6.118.30.12.2, 6.118.30.13.1
1:1000

WYRYS Z MAPY EWIDENCYJNEJ
Skala 1:1000

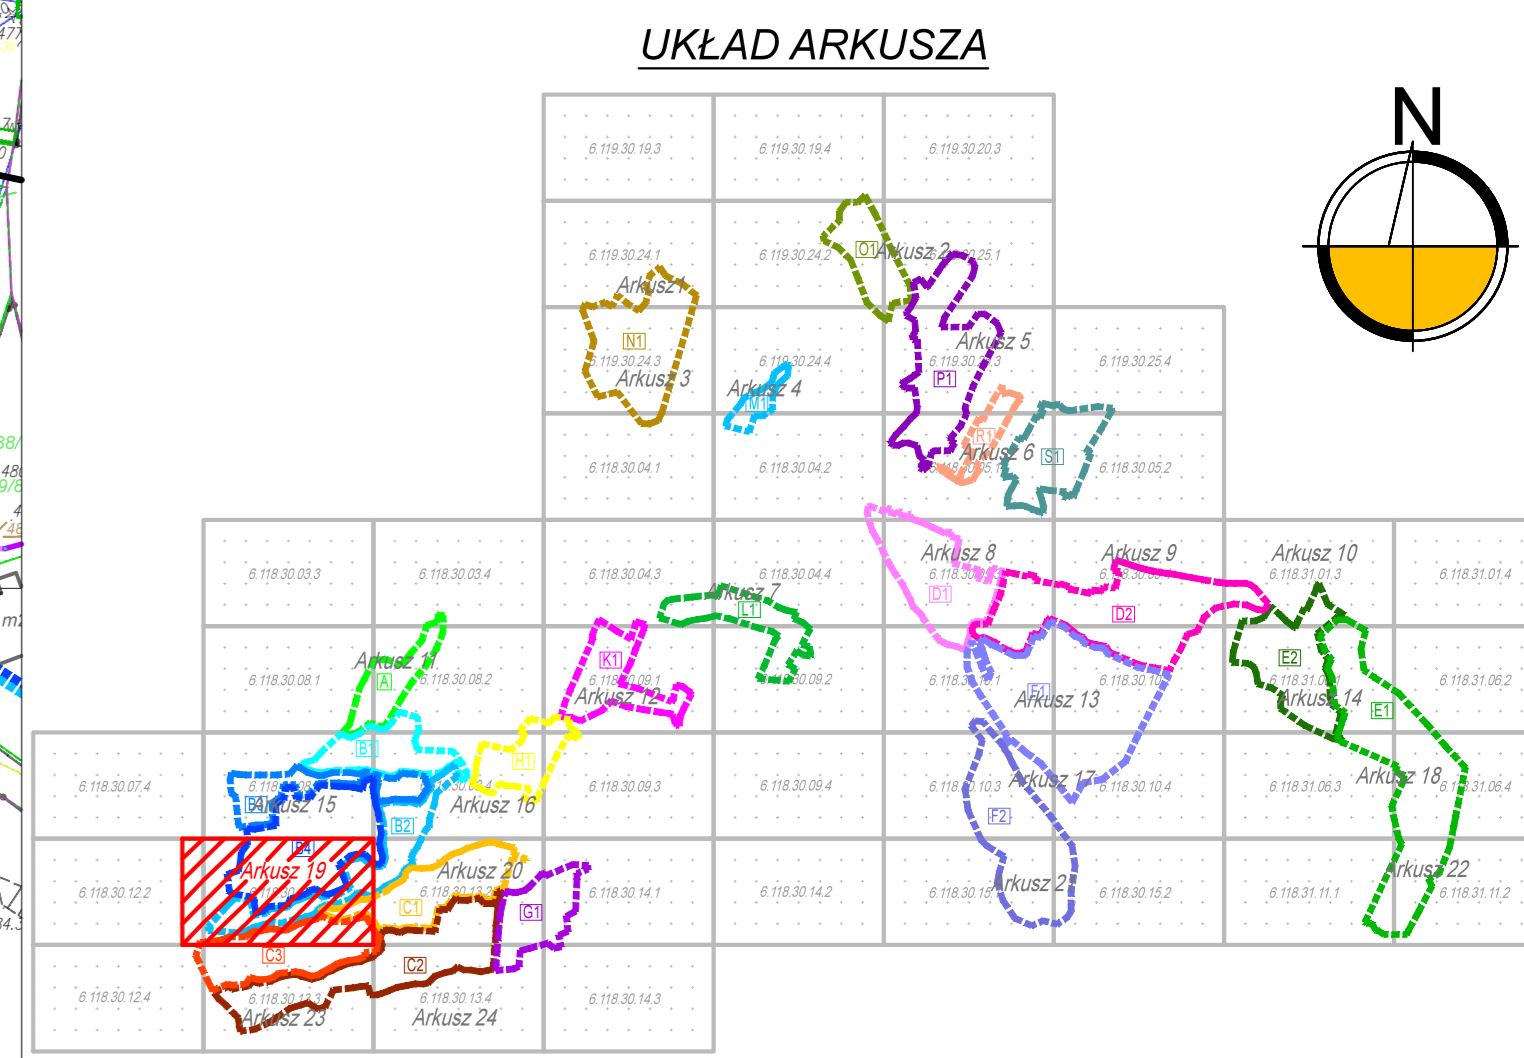

- LEGENDA:**
- istniejące drzewo liściaste
 - istniejące drzewo iglaste
 - istniejący krzew/ grupa krzewów
 - A1_1,2,n...
 - numer inwentaryzacyjny

- OBIEKTY PROJEKTOWANE:**
- KS projektowana kanalizacja sanitarna grawitacyjna
 - KS projektowana kanalizacja sanitarna tłoczna
 - projektowana pompownia ścieków
 - kanalizacja sanitarna w trakcie realizacji
 - projektowane przyłącze kanalizacji sanitarnej
 - projektowana komora przewietrzeniowa/studnia zapuszczana
 - projektowana kanalizacja sanitarna grawitacyjna - metoda bezwykopowa
 - granica Podstawowej Jednostki Osadniczej

- OZNACZENIA:**
- granica działki
 - granica użytku gruntowego
 - 118/3 numer działki
 - RVb użytk gruntowy
 - punkty osnowy geodezyjnej podlegające ochronie
 - zakres opracowania projektowego (wg PJO)

- g20 istn. gazociąg
- w110 istn. wodociąg
- s50 istn. kanalizacja sanitarna
- e50 istn. kanalizacja deszczowa
- e55 istn. kabel energetyczny
- e57 istn. kabel teletechniczny
- e58 istn. linia napowietrzna
- e59 istn. linia napowietrzna
- projekty ZUDP

Zadanie inwestycyjne: **"OPRACOWANIE DOKUMENTACJI PROJEKTOWO-KOSZTORYSOWEJ DLA BUDOWY SIECI KANALIZACJI SANITARNEJ W GMINIE WILKOWICE"**

Obch	SIEĆ KANALIZACJI SANITARNEJ NA TERENIE PJO B2, B4, C1, C3	Skala	Data	Nazwisko	Uprawnomoc	Popis
Przedmiot rysunku		1:1000	08.2015	mgr inż. Ewa Twardoch	-	<i>Ewa</i>
			08.2015	mgr inż. Maria Gósek	-	<i>Maria</i>
			08.2015	mgr inż. Justyna Lis	-	<i>Justyna</i>
Inwentaryzacja dendrologiczna						
Arkusz 19						
Zamawiający: Gmina Wilkowice, ul. Wyzwolenia 25, 43-365 Wilkowice						