



C3

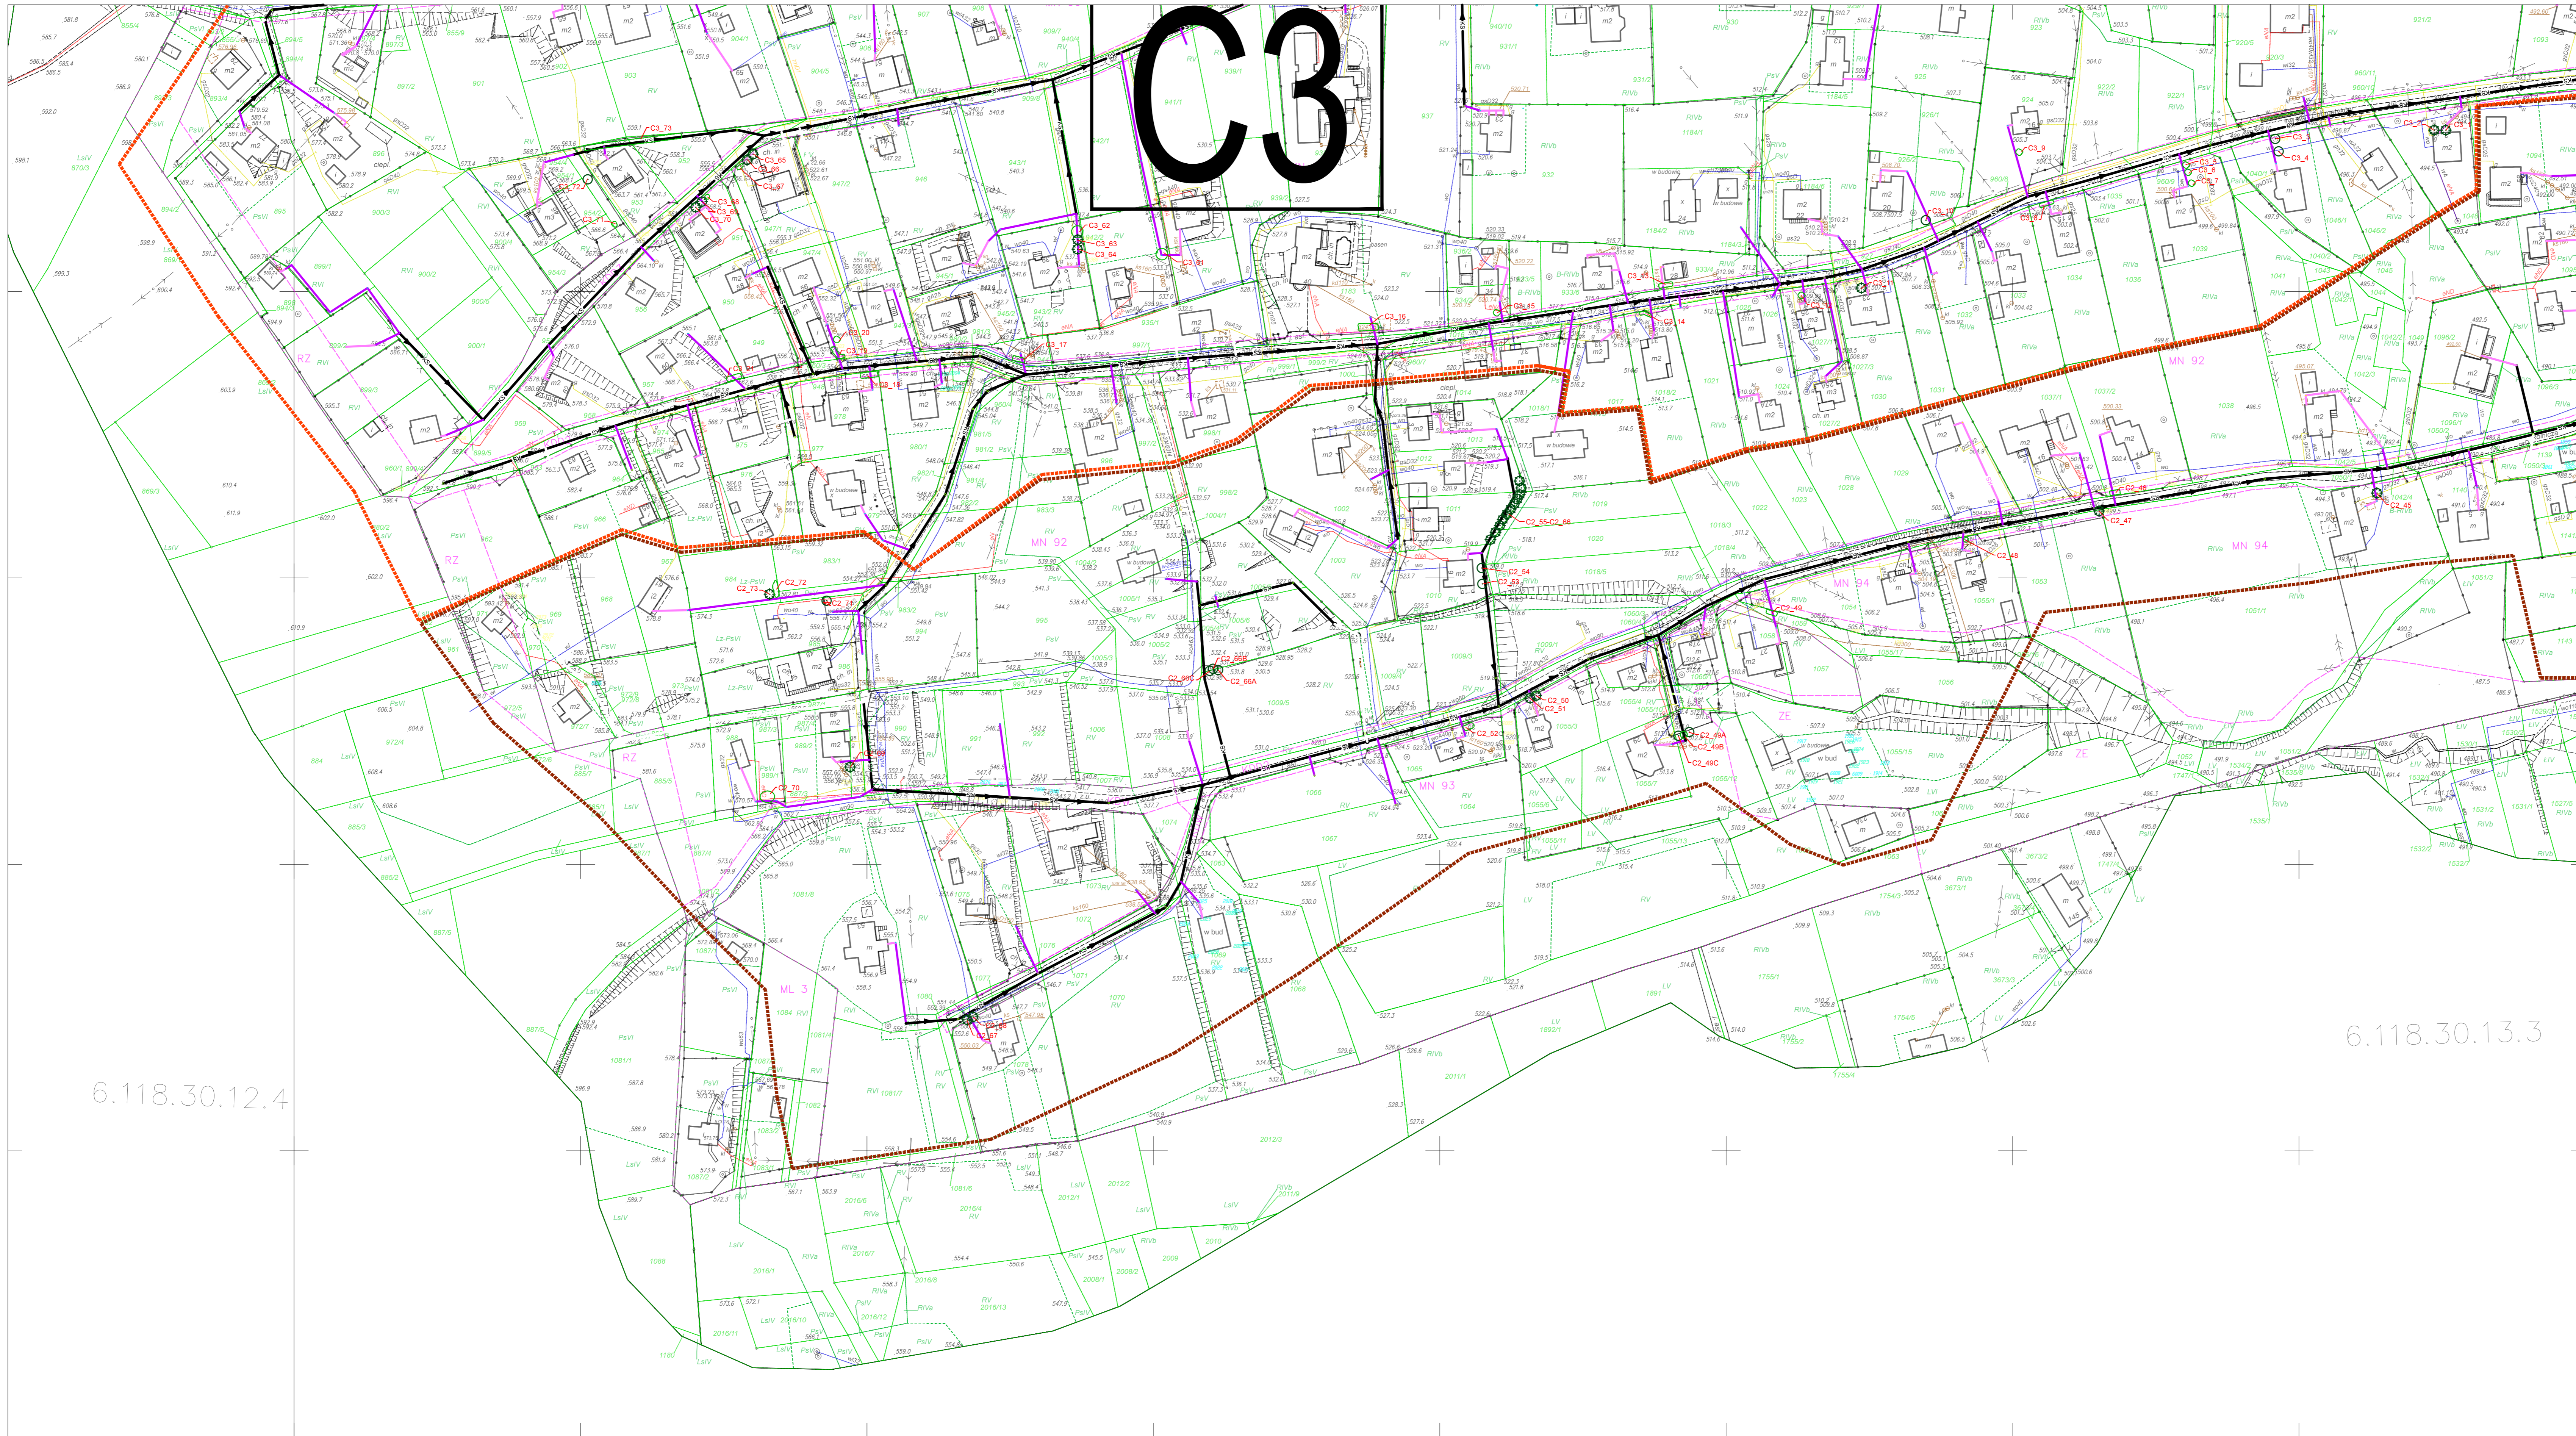

UKŁAD ARKUSZA

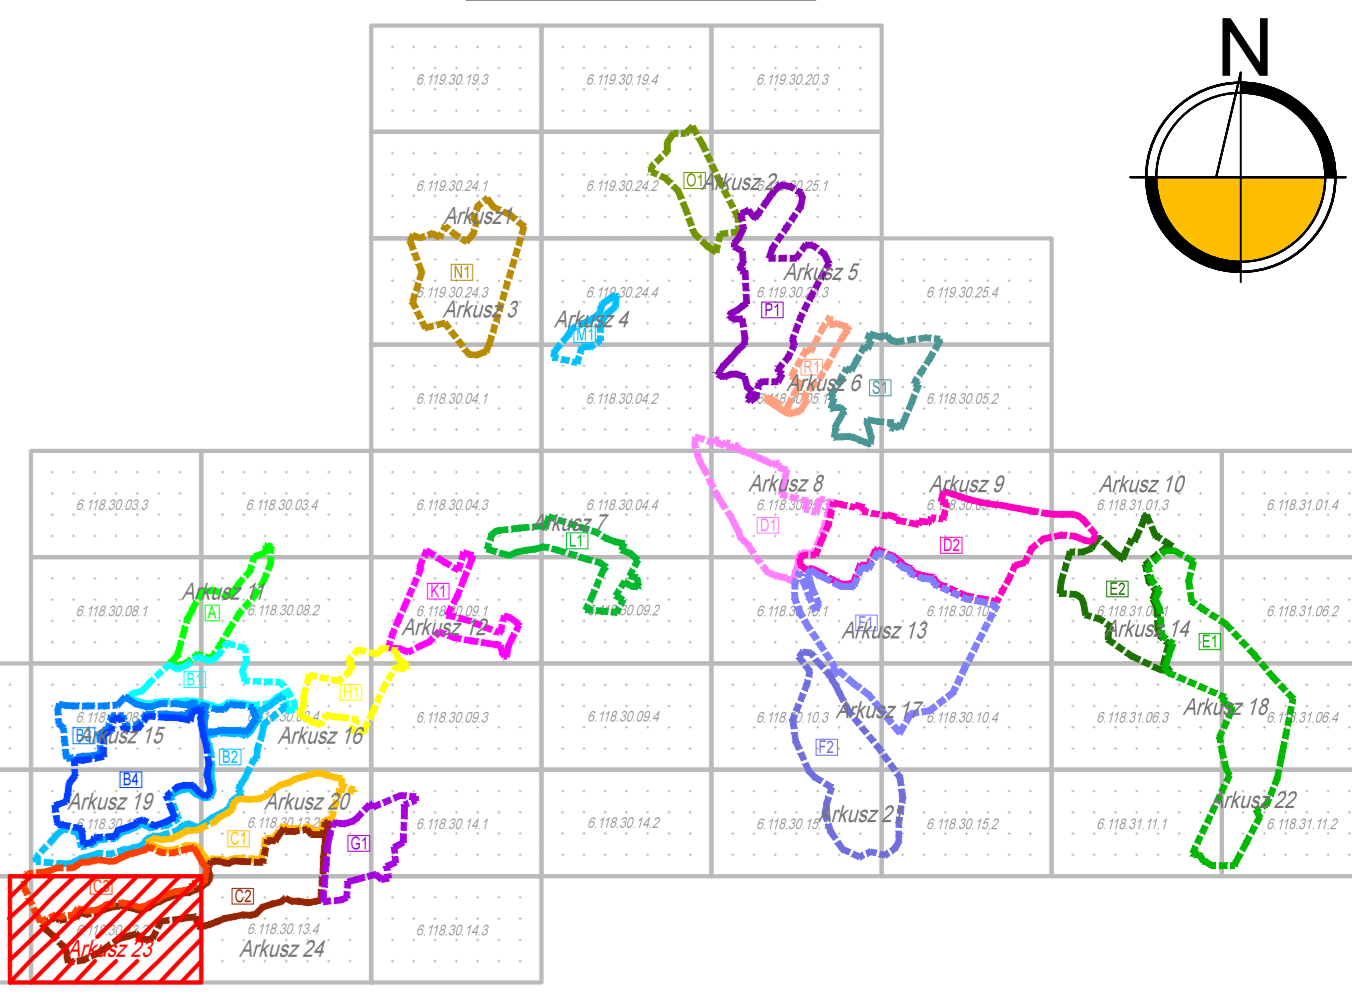

LEGENDA:

- istniejące drzewo liściaste  
istniejące drzewo iglaste  
istniejący krzew/ grupa krzewów  
numer inwentaryzacyjny
- OBIEKTY PROJEKTOWANE:**
- KS → projektowana kanalizacja sanitarna grawitacyjna
- KS → projektowana kanalizacja sanitarna tłoczna
- projektowana pompownia ścieków
- kanalizacja sanitarna w trakcie realizacji
- projektowane przyłącze kanalizacji sanitarnej
- projektowana komora przewietrowana/zapuszczana
- projektowana kanalizacja sanitarna grawitacyjna - metoda bezwykopowa
- granica Podstawowej Jednostki Osadniczej
- OZNACZENIA:**
- granica działki
- granica użytku gruntowego
- 118/3 numer działki
- R/Vb użytek gruntowy
- punkty osnowy geodezyjnej podlegające ochronie
- zakres opracowania projektowego (wg PJO)
- g90 istn. gazociąg  
w110 istn. wodociąg  
ks istn. kanalizacja sanitarna  
ksp istn. kanalizacja deszczowa  
eSD istn. kabel energetyczny  
t istn. kabel teletechniczny  
- - - istn. linia napowietrzna  
- - - projekty ZUDP

6.118.30.12.4, 6.118.30.13.3  
1:1000

WYRYS Z MAPY EWIDENCYJNEJ  
Skala 1:1000

Zadanie inwestycyjne: "OPRACOWANIE DOKUMENTACJI PROJEKTOWO-KOSZTORYSOWEJ DLA BUDOWY SIECI KANALIZACJI SANITARNEJ W GMINIE WILKOWICE"					
Obiekt:	SIEĆ KANALIZACJI SANITARNEJ NA TERENIE PJO C2, C3	Skala:	1:1000	Data:	08.2015
Pracownik rysunku:	Inwentaryzacja dendrologiczna Arkusz 23	Nazwisko:	mgr inż. Ewa Twardoch	Uprawienia:	-
		Podpis:	<i>[Signature]</i>		
		Imię:	mgr inż. Marta Gósek		
		Podpis:	<i>[Signature]</i>		
		Imię:	mgr inż. Justyna Lis		
		Podpis:	<i>[Signature]</i>		
Zamawiający: Gmina Wilkowice, ul. Wyzwolenia 25, 43-365 Wilkowice					
Strona: DENDROLOGIA		Nr rysunku: D1-615-D-000-123-A		Nr umowy: 615/2014	
<b>HYDROSAN</b> BIURO PROJEKTÓW GOSPODARKI WODNO-ŚCIEKOWEJ sp. z o.o. 44-901 GŁIWICE, UL. SEMENIEWICZA 10, TEL. 0923 231 00 91					